
 


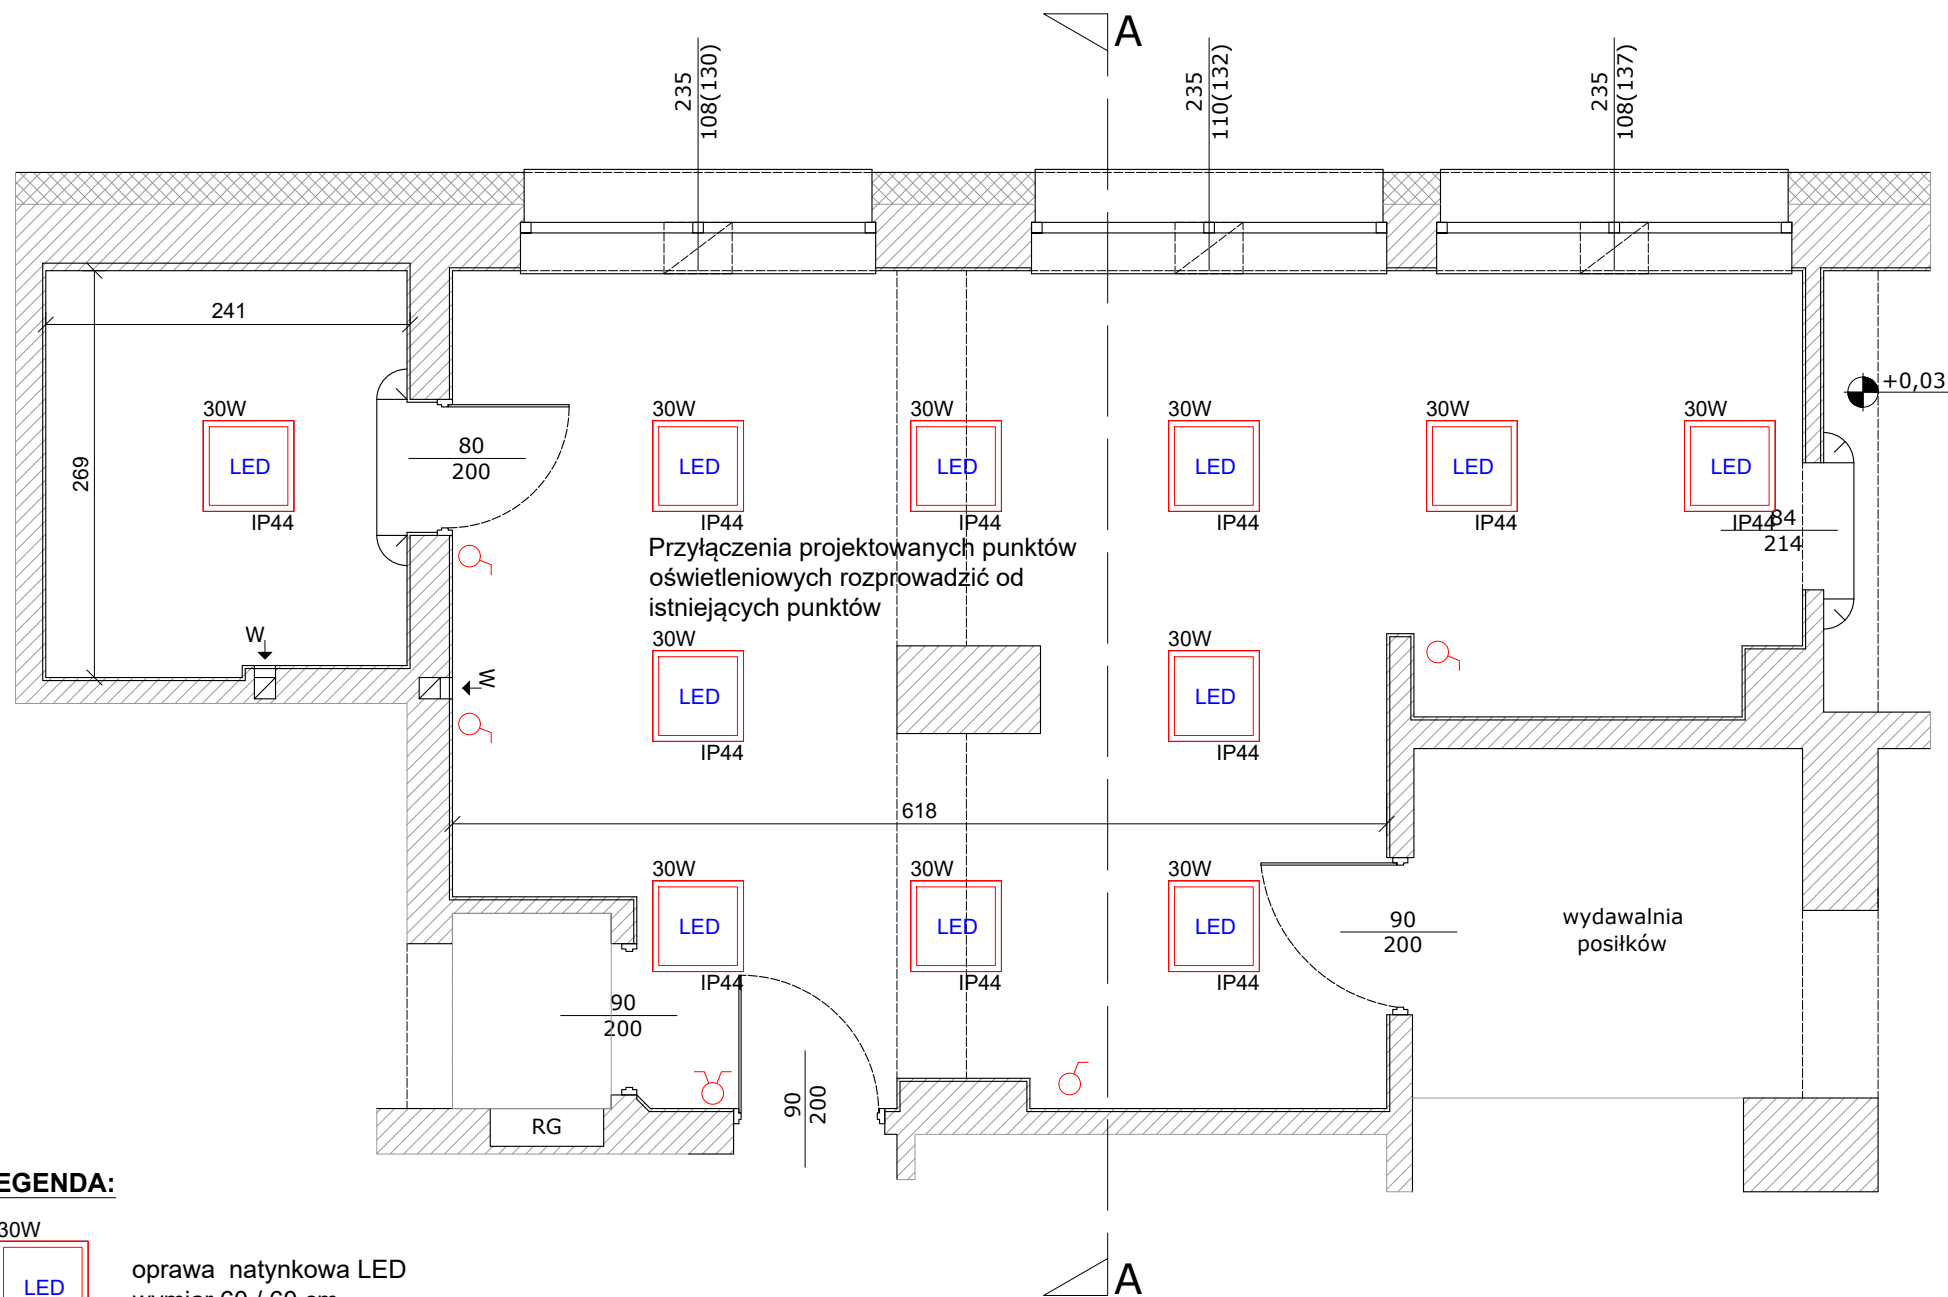

LEGENDA:



oprawa natynkowa LED
wymiar 60 / 60 cm

11szt.



łącznik światła podwójny / pojedynczy IP44

5szt.

Należy wykorzystać istniejące obwody (w razie potrzeby dokonać wymiany przewodów w niezbędnym zakresie z zachowaniem trasy)

RZUT POMIESZCZENIA



SKALA 1:50

PROJEKT - INSTALACJA ELEKTRYCZNA OŚWIETLENIE

DOKUMENTACJA
ORYGINALNA

* DOKUMENTACJA CHRONIONA PRAWEM AUTORSKIM



ATELIER ARCHITEKTURY RADOSŁAW ŻUBRYCKI
Ul. Św. Jana 9a 59-900 Zgorzelec biuro@aarz.pl tel: 514492382

BRANŻA	ETAP PROJEKTOWY	SKALA RYSUNKU	NR ZAŁĄCZNIKA
P	PBW	1:50	P03
NAZWA I ADRES ZADANIA		DATA	CZERWIEC 2020
Roboty budowlane polegające na wykonaniu remontu ogólnobudowlanego w pomieszczeniu kuchni w budynku Szkoły Podstawowej nr 5 w Zgorzelcu wraz z przebudową instalacji wentylacji mechanicznej			
ADRES INWESTYCJI: Ul. Bolesława Prusa 17, jedn. Ew. 022502_1, obręb 0004 AM-2, Działka o nr ew. 21, miasto Zgorzelec, powiat zgorzelecki			
ZAWARTOŚĆ RYSUNKU			
PROJEKT - RZUT POMIESZCZENIA - OŚWIETLENIE			

ARCHITEKTURA - PROJEKTANT:	
Mgr inż. arch. Radosław Żubrycki Nr upr. 66/LuOKK/2014/GW upr. budowlane w spec. architektonicznej b/o	
ARCHITEKTURA - SPRAWDZAJĄCY:	
Mgr inż. arch. Joanna Niecko Nr upr. 73/LuOKK/2016 upr. budowlane w spec. architektonicznej b/o	

STRONA

ZAŁĄCZNIK GRAFICZNY W WERSJI ELEKTRONICZNEJ NIE STANOWI DOKUMENTACJI PROJEKTOWEJ I NIE MOŻE BYĆ WYKORZYSTYWANY NA CELE PROWADZENIA BUDOWY ZGODNIE Z USTAWĄ PRAWO BUDOWLANE