


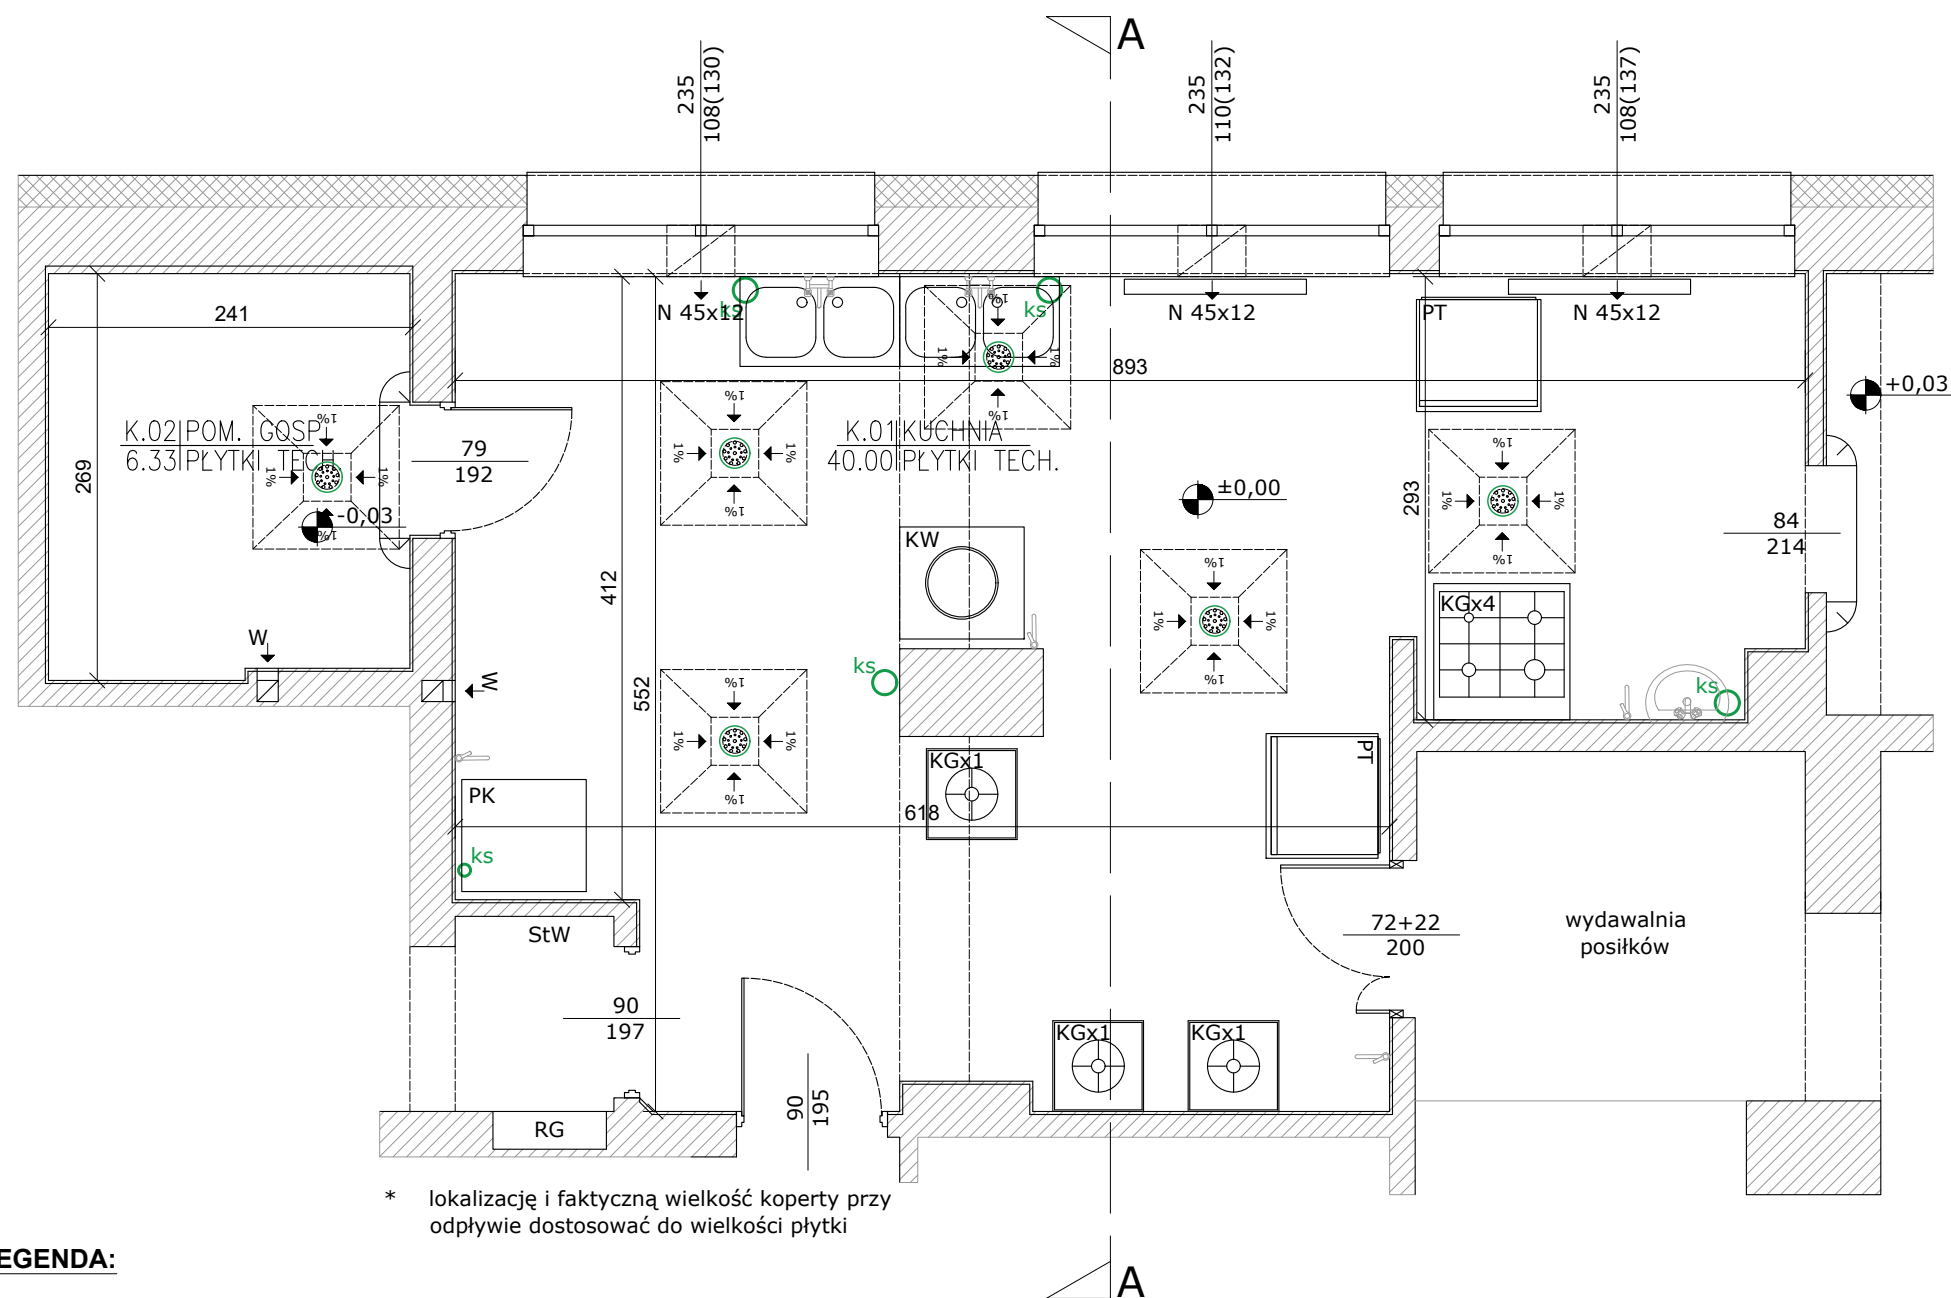

\* lokalizację i faktyczną wielkość koperty przy odpływie dostosować do wielkości płytki

#### LEGENDA:



2szt.

BATERIA UMYWALKOWA KUCHENNA Z FUNKCJĄ SPŁUKIWANIA ( STAL NIERDZEWNA )



1szt.

 
BATERIA UMYWALKOWA



4szt.

KRAN KULOWY KUCHENNY ( STAL NIERDZEWNA )

## RZUT- INSTALACJA WOD-KAN



SKALA 1:50

PROJEKT - INSTALACJA WOD-KAN

**DOKUMENTACJA  
ORYGINALNA**

\* DOKUMENTACJA CHRONIONA PRAWEM AUTORSKIM



ATELIER ARCHITEKTURY RADOSŁAW ŻUBRYCKI  
Ul. Św. Jana 9a 59-900 Zgorzelec biuro@aarz.pl tel: 514492382

| BRANŻA                                                                                                                                                                                       | ETAP PROJEKTOWY | SKALA RYSUNKU | NR ZAŁĄCZNIKA |
|----------------------------------------------------------------------------------------------------------------------------------------------------------------------------------------------|-----------------|---------------|---------------|
| P                                                                                                                                                                                            | PBW             | 1:50          | P05           |
| NAZWA I ADRES ZADANIA                                                                                                                                                                        |                 | DATA          | CZERWIEC 2020 |
| Roboty budowlane polegające na wykonaniu remontu ogólnobudowlanego w pomieszczeniu kuchni w budynku Szkoły Podstawowej nr 5 w Zgorzelcu wraz z przebudową instalacji wentylacji mechanicznej |                 |               |               |
| ADRES INWESTYCJI: Ul. Bolesława Prusa 17, jedn. Ew. 022502_1, obręb 0004 AM-2, Działka o nr ew. 21, miasto Zgorzelec, powiat zgorzelecki                                                     |                 |               |               |
| ZAWARTOŚĆ RYSUNKU                                                                                                                                                                            |                 |               |               |
| PROJEKT - RZUT POMIESZCZENIA - INSTALACJA WOD-KAN                                                                                                                                            |                 |               |               |

|                                                                                                         |  |
|---------------------------------------------------------------------------------------------------------|--|
| ARCHITEKTURA - PROJEKTANT:                                                                              |  |
| Mgr inż. arch. Radosław Żubrycki Nr upr. 66/LuOKK/2014/GW upr. budowlane w spec. architektonicznej b/lo |  |
| ARCHITEKTURA - SPRAWDZAJĄCY:                                                                            |  |
| Mgr inż. arch. Joanna Niecko Nr upr. 73/LuOKK/2016 upr. budowlane w spec. architektonicznej b/lo        |  |